


地下室自喷系统原理图

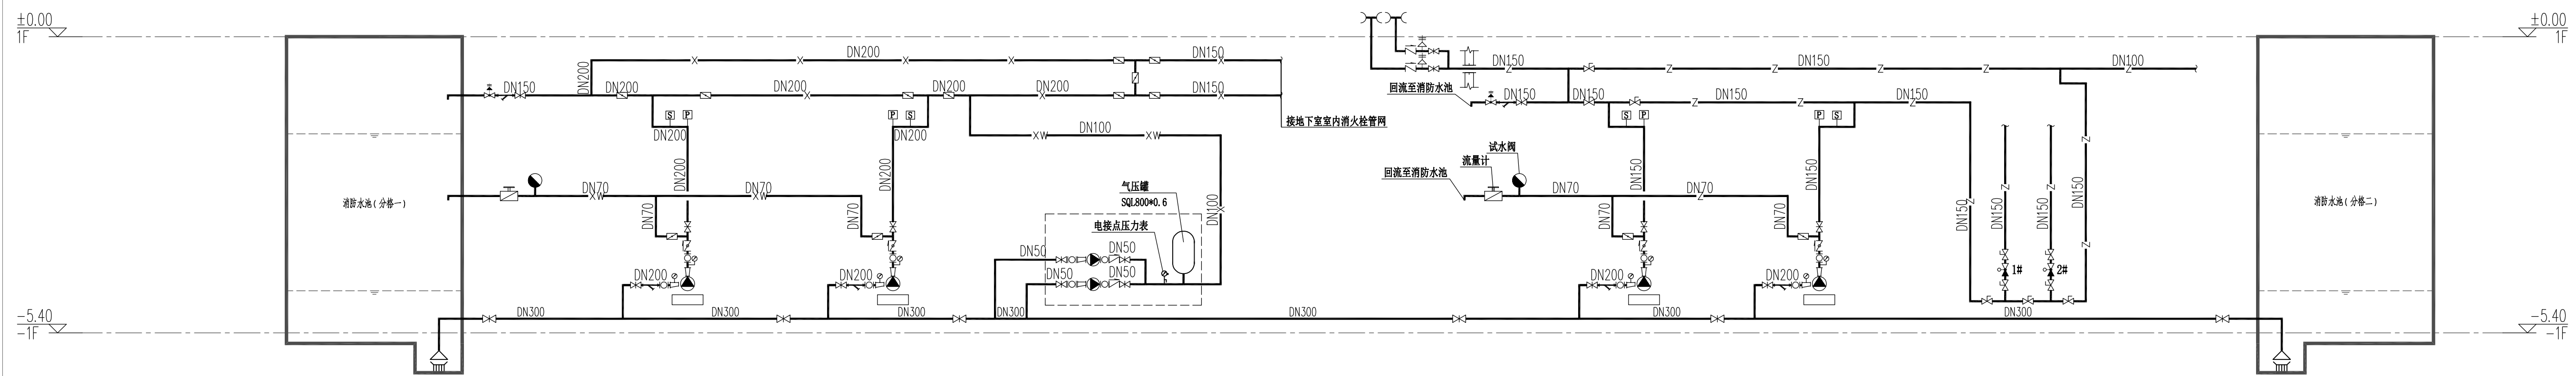

消防水泵接管系统原理图

备注 REMARK  
 本图纸的著作权及其他相关权益属中南建筑设计院股份有限公司(CSADI)所有。图中所含的专有技术信息归CSADI所有,未经本公司书面许可,不得复制或传播。任何第三方(本公司与客户另有约定的,从其约定)。  
 加量有出图章的图纸为CSADI正式交付的施工用图。  
 This drawing is the property of CSADI and is not to be reproduced or copied in whole or in part. It is only to be used for the project and site specifically identified herein and is not to be used on any other project.  
 Drawings with CSADI seal are the official version for construction.

合作设计单位 CO-OPERATED WITH

**中南建筑设计院股份有限公司**  
 CSADI CENTRAL-SOUTH ARCHITECTURAL DESIGN INSTITUTE CO.,LTD  
 地址:中国 湖北 武汉 武昌区中南路19号  
 Address:No.19,Zhongnan Rd,Wuchang,Wuhan,Hubei,P.R.China

建设单位 CLIENT  
 武汉市青山区钢城十三中

项目名称 PROJECT NAME  
 钢城十三中项目(初步设计)

子项名称 ITEM  
 教学楼

出图专用章 SPECIAL SEAL FOR THE FIGURES

注册执业印章 REGISTERED PRACTICING SEAL

专业负责人 DISCIPLINE CHIEF

审定 APPROVED BY

审核 CHECKED BY

校对 CHECKED BY

设计 DESIGNED BY

图名 DRAWING NAME

地下室自喷系统原理图 消防水泵接管系统原理图

设计号 DESIGN NO.	2021-92-402		
子项号 ITEM NO.	1	图号 DRAWING NO.	06
阶段 PHASE	初步设计	版本号 EDIT NO.	B
专业 DISCIPLINE	给排水	日期 DATE	2021.12

姓名  
 专业  
 姓名  
 专业  
 姓名  
 专业