


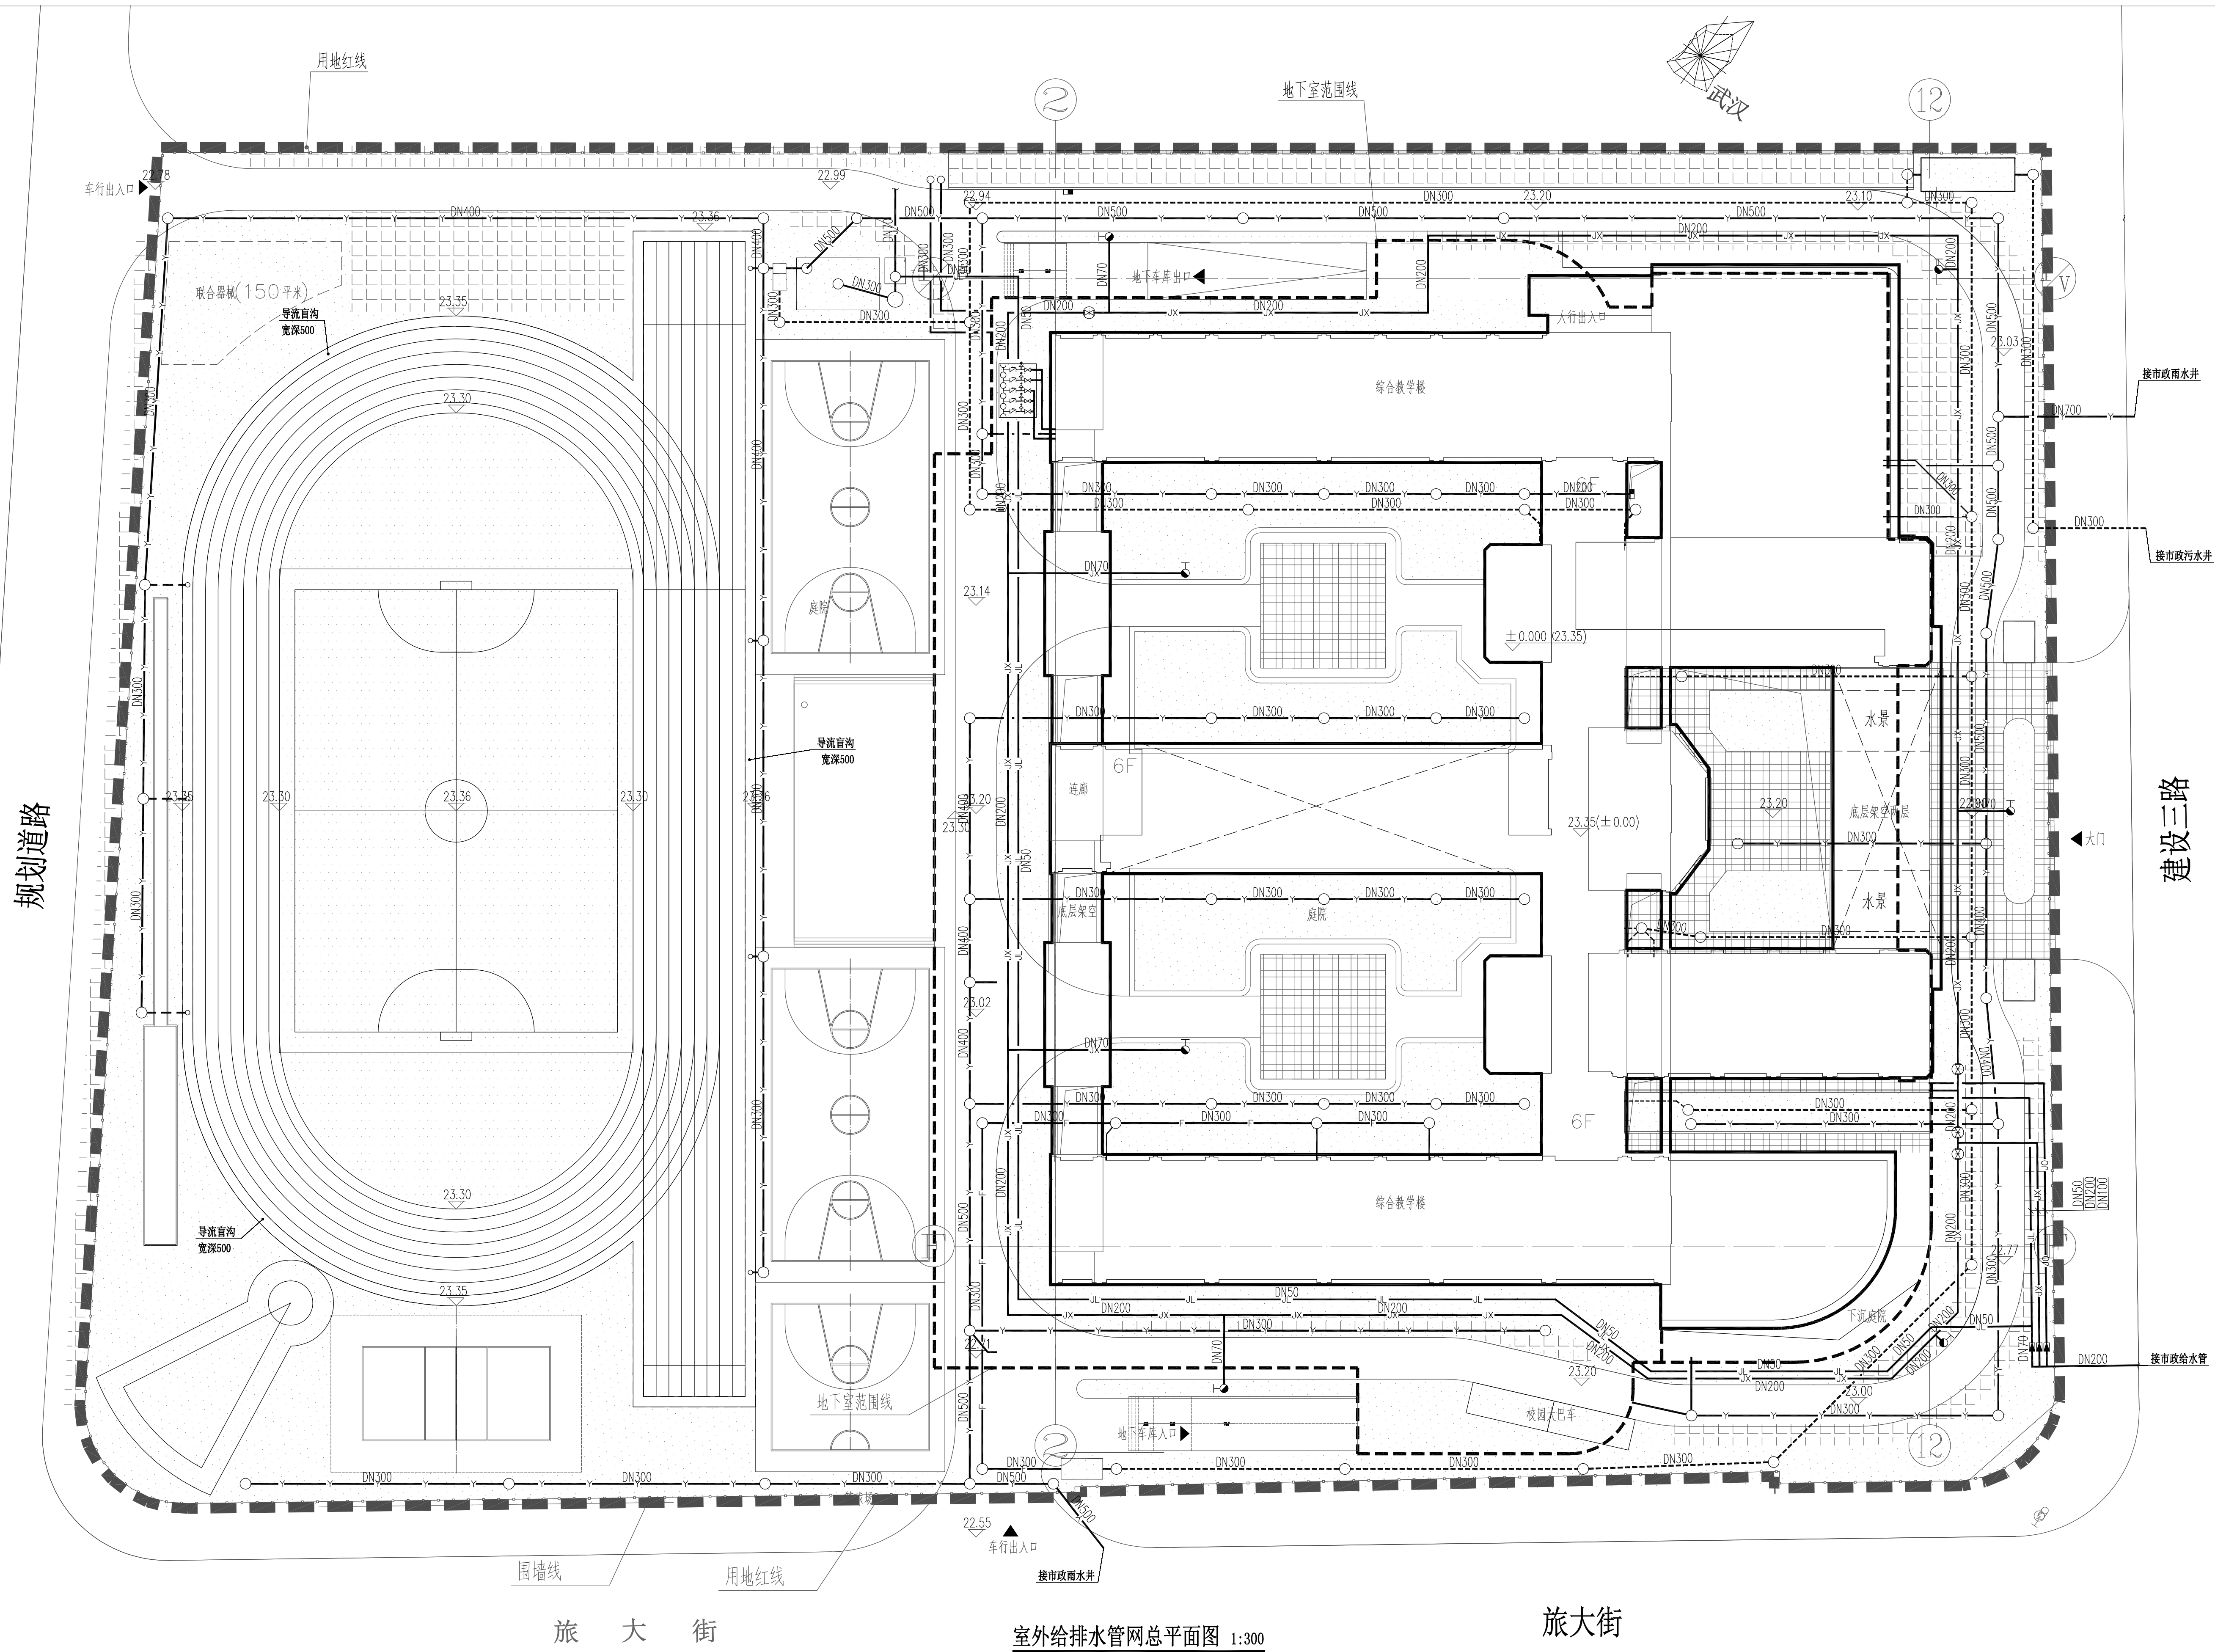

REMARK

合作设计单位 CO-OPERATED WITH



武汉市青山区钢城十三中

项目名称 PROJECT NAME

钢城十三中项目（初步设计）

子项名称 ITEM

出图专用章 SPECIAL SEAL FOR THE FIGURE

注册执业印章 REGISTERED PRACTICING SEAL

专业负责人

審定

审核

校对
CHECKED BY

DESIGNED BY

图名 DRAWING NAME

室外给排水管网总平面图

设计号

2021-92-402

子项号

1

图号

阶段

初步设计

版本号

专业
DIAGNOSIS

给排水

日期

设计院股份	名
息应予保密,	签
意提供或披露	业
(约定).	专
二图用.	名
and is not	签
a part.	业
and site	专
t to be used	名
cial version	签
	业
	专
	名
	签
	业
	专